



7 PLANTA BAIXA - Memória de Cálculo
ESCALA 1/100

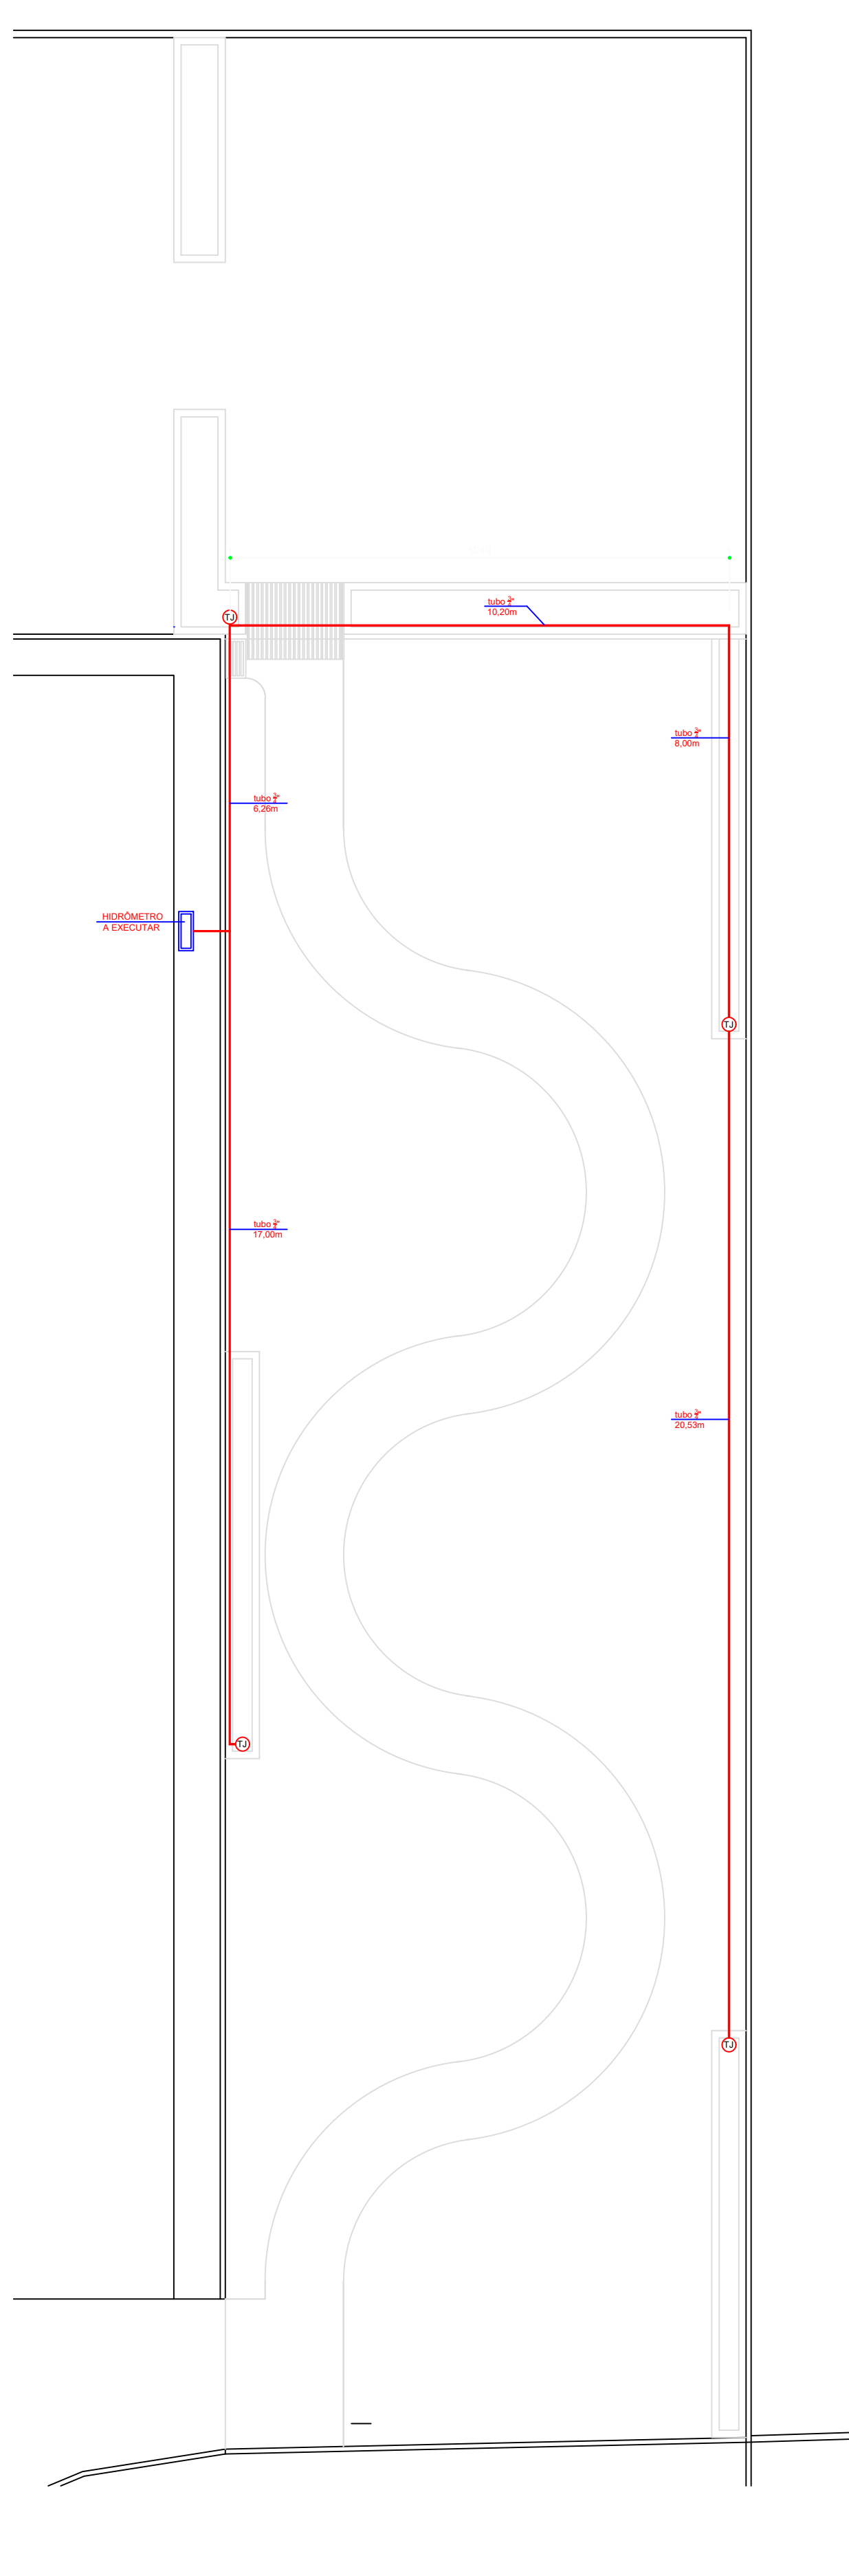

8 PLANTA BAIXA - Rede de Água
ESCALA 1/100

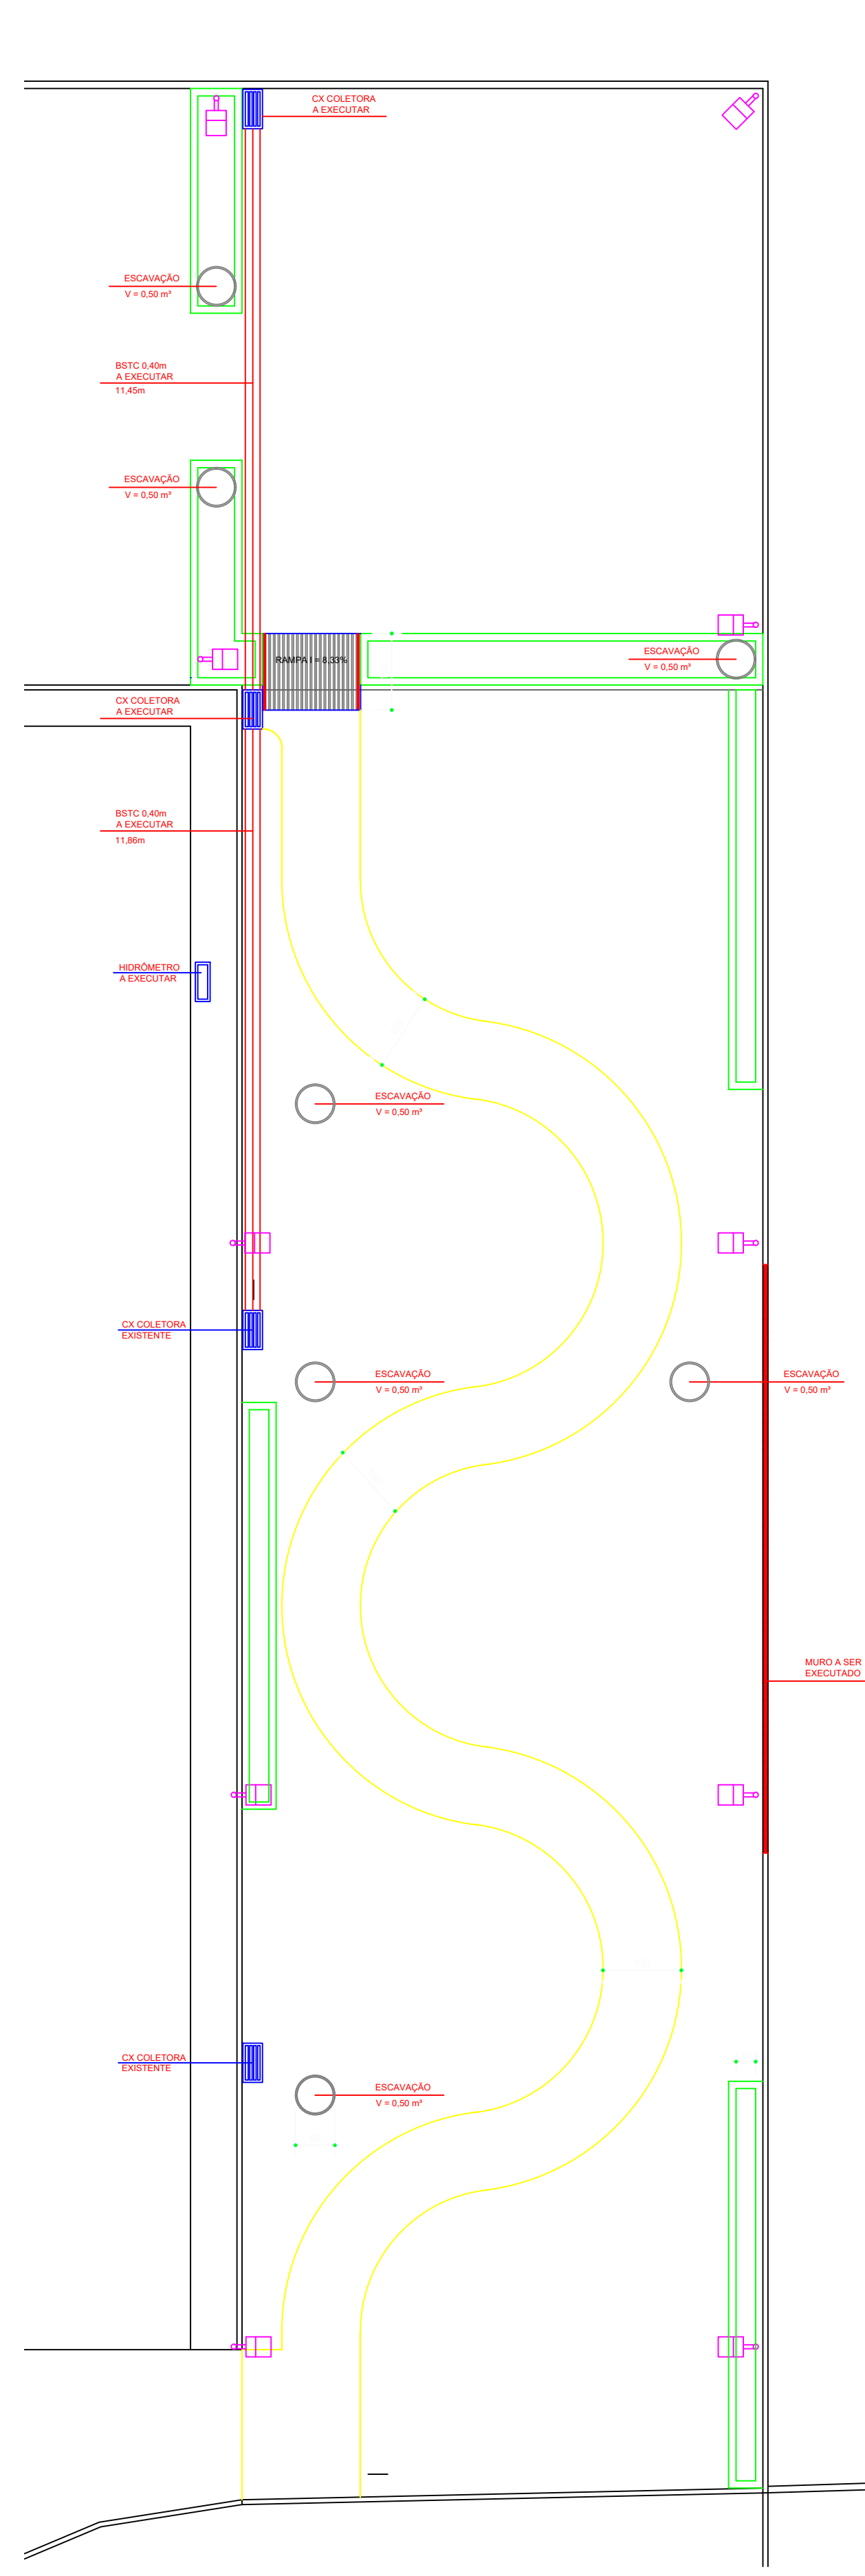

9 PLANTA BAIXA - Drenagem
ESCALA 1/100

MACIEL
CASAGRANDE
:03110392780

Assinado de forma
digital por MACIEL
CASAGRANDE:03110392
780
Data: 2026.03.25
14:34:12 -03'00'

PROJETO ARQUITETÔNICO	
PRAÇA DA CIÊNCIA	
ANEXA AO CENTRO CULTURAL E TURÍSTICO, VNIES	
PROPRIETÁRIO	
PREF. MUN. DE VENDA NOVA DO IMIGRANTE CNPJ Nº 31.723.497/0001-08	
ENGENHEIRO	
MACIEL CASAGRANDE CREA Nº 006698/D-ES	
PRANCHA	
PLANTAS BAIXAS E DETALHAMENTOS	02
MARÇO/2026	ESCALA INDICADA